


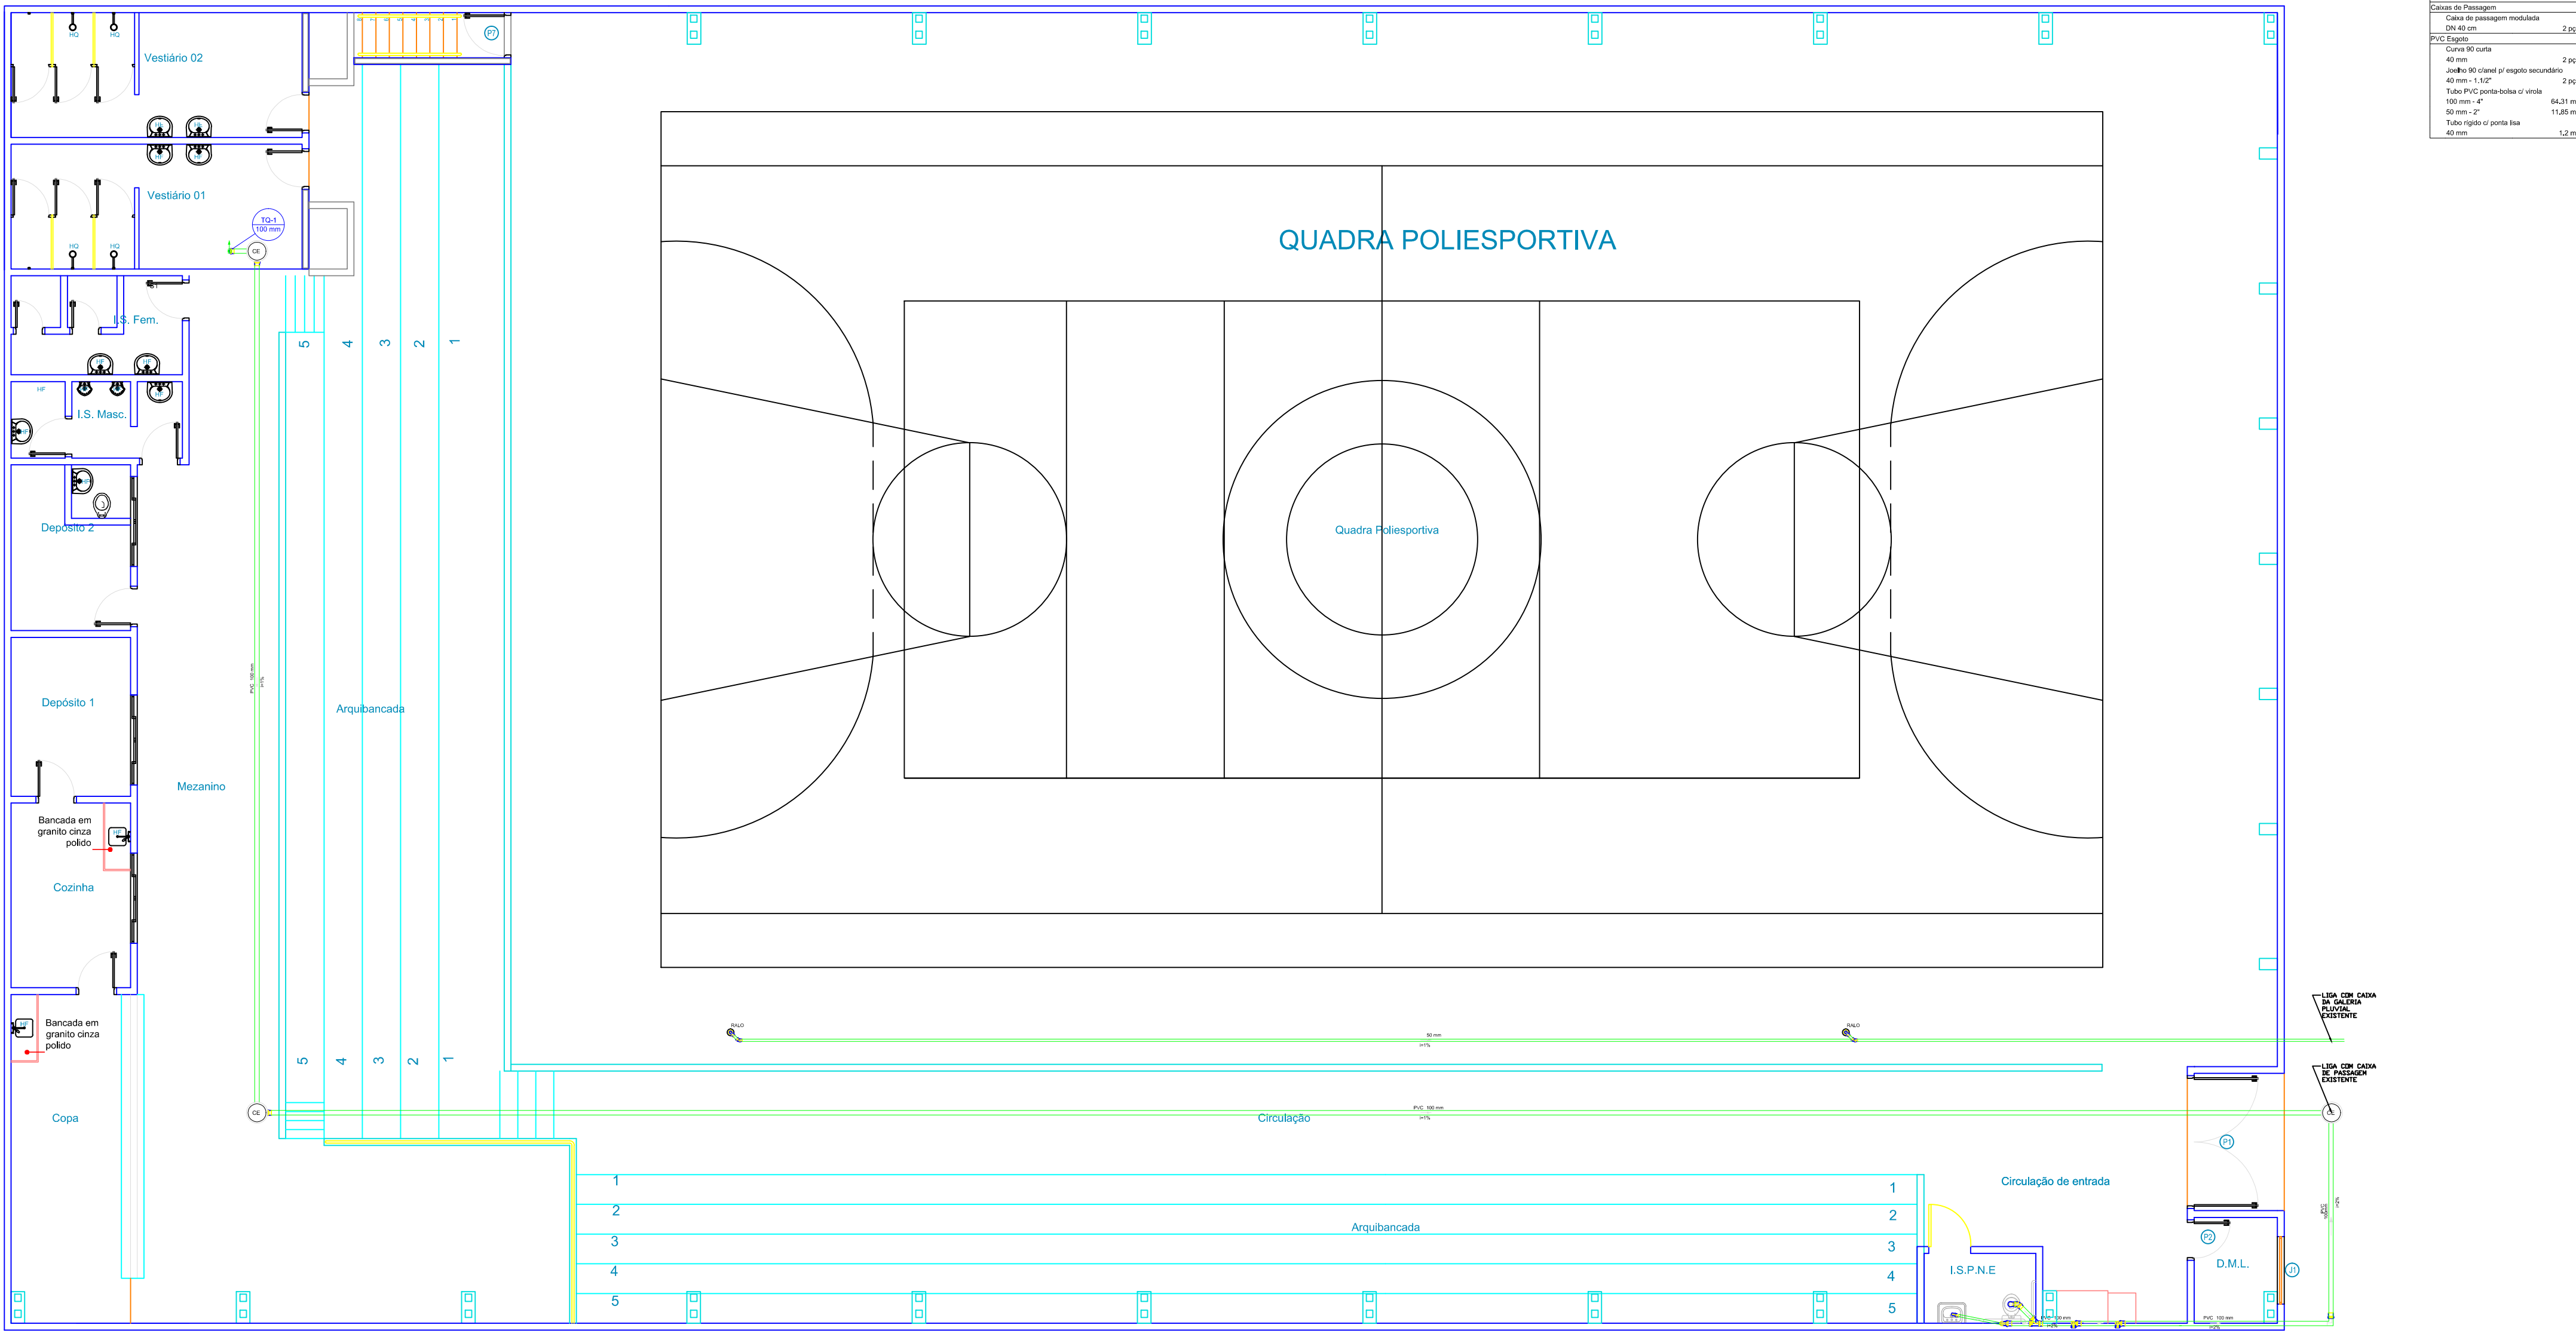

Lista de Materiais	
Cálculo de Materiais	
Caixa de esgoto modulado 100 mm	2,00
PVC Esgoto	
Colete 90 graus	2,00
40 mm	
anelos 90 graus e/ou peças acessórios	2,00
40 mm - 1,52"	
Tubo PVC contra-bomba 4" verde	64,31 m
80 mm - 3"	17,85 m
Tubo rígido 4" porta-ba	
40 mm	1,5 m

PISO - SANITÁRIO - PLANTA BAIXA
Escala 1:100

ÓRGÃOS PÚBLICOS:

AMOP
ASSOCIAÇÃO DOS MUNICÍPIOS DO OESTE DO PARANÁ

HIDROSSANITÁRIO

REFERÊNCIA:
PLANTA BAIXA PISO; PROJETO SANITÁRIO

OBRA: REFORMA NA QUADRA DE ESPORTES ANTÔNIO CARLOS PICINATTO

LOCAL: AV. MARECHAL CÂNDIDO RONDON, 357 - QUADRA 19 - LOTES 13 E 14 - CENTRO - CÉU AZUL - PARANÁ

PROPR: MUNICÍPIO DE CÉU AZUL

PRANCHA:
04
/05

PROJETO:

RESP. TÉCNICO:

PROPRIETÁRIO:
PREFEITURA DO MUNICÍPIO DE CÉU AZUL-PR
CNPJ 76.206.473/0001-01

ESTATÍSTICAS:
ÁREA DO TERRENO: 1500,00 M²
ÁREA CONSTRUÍDA: 1487,76 M²

DATA:
OUT/19

ESCALA:
INDICADA

DESENHO:
JONATHAN ESTRELA