



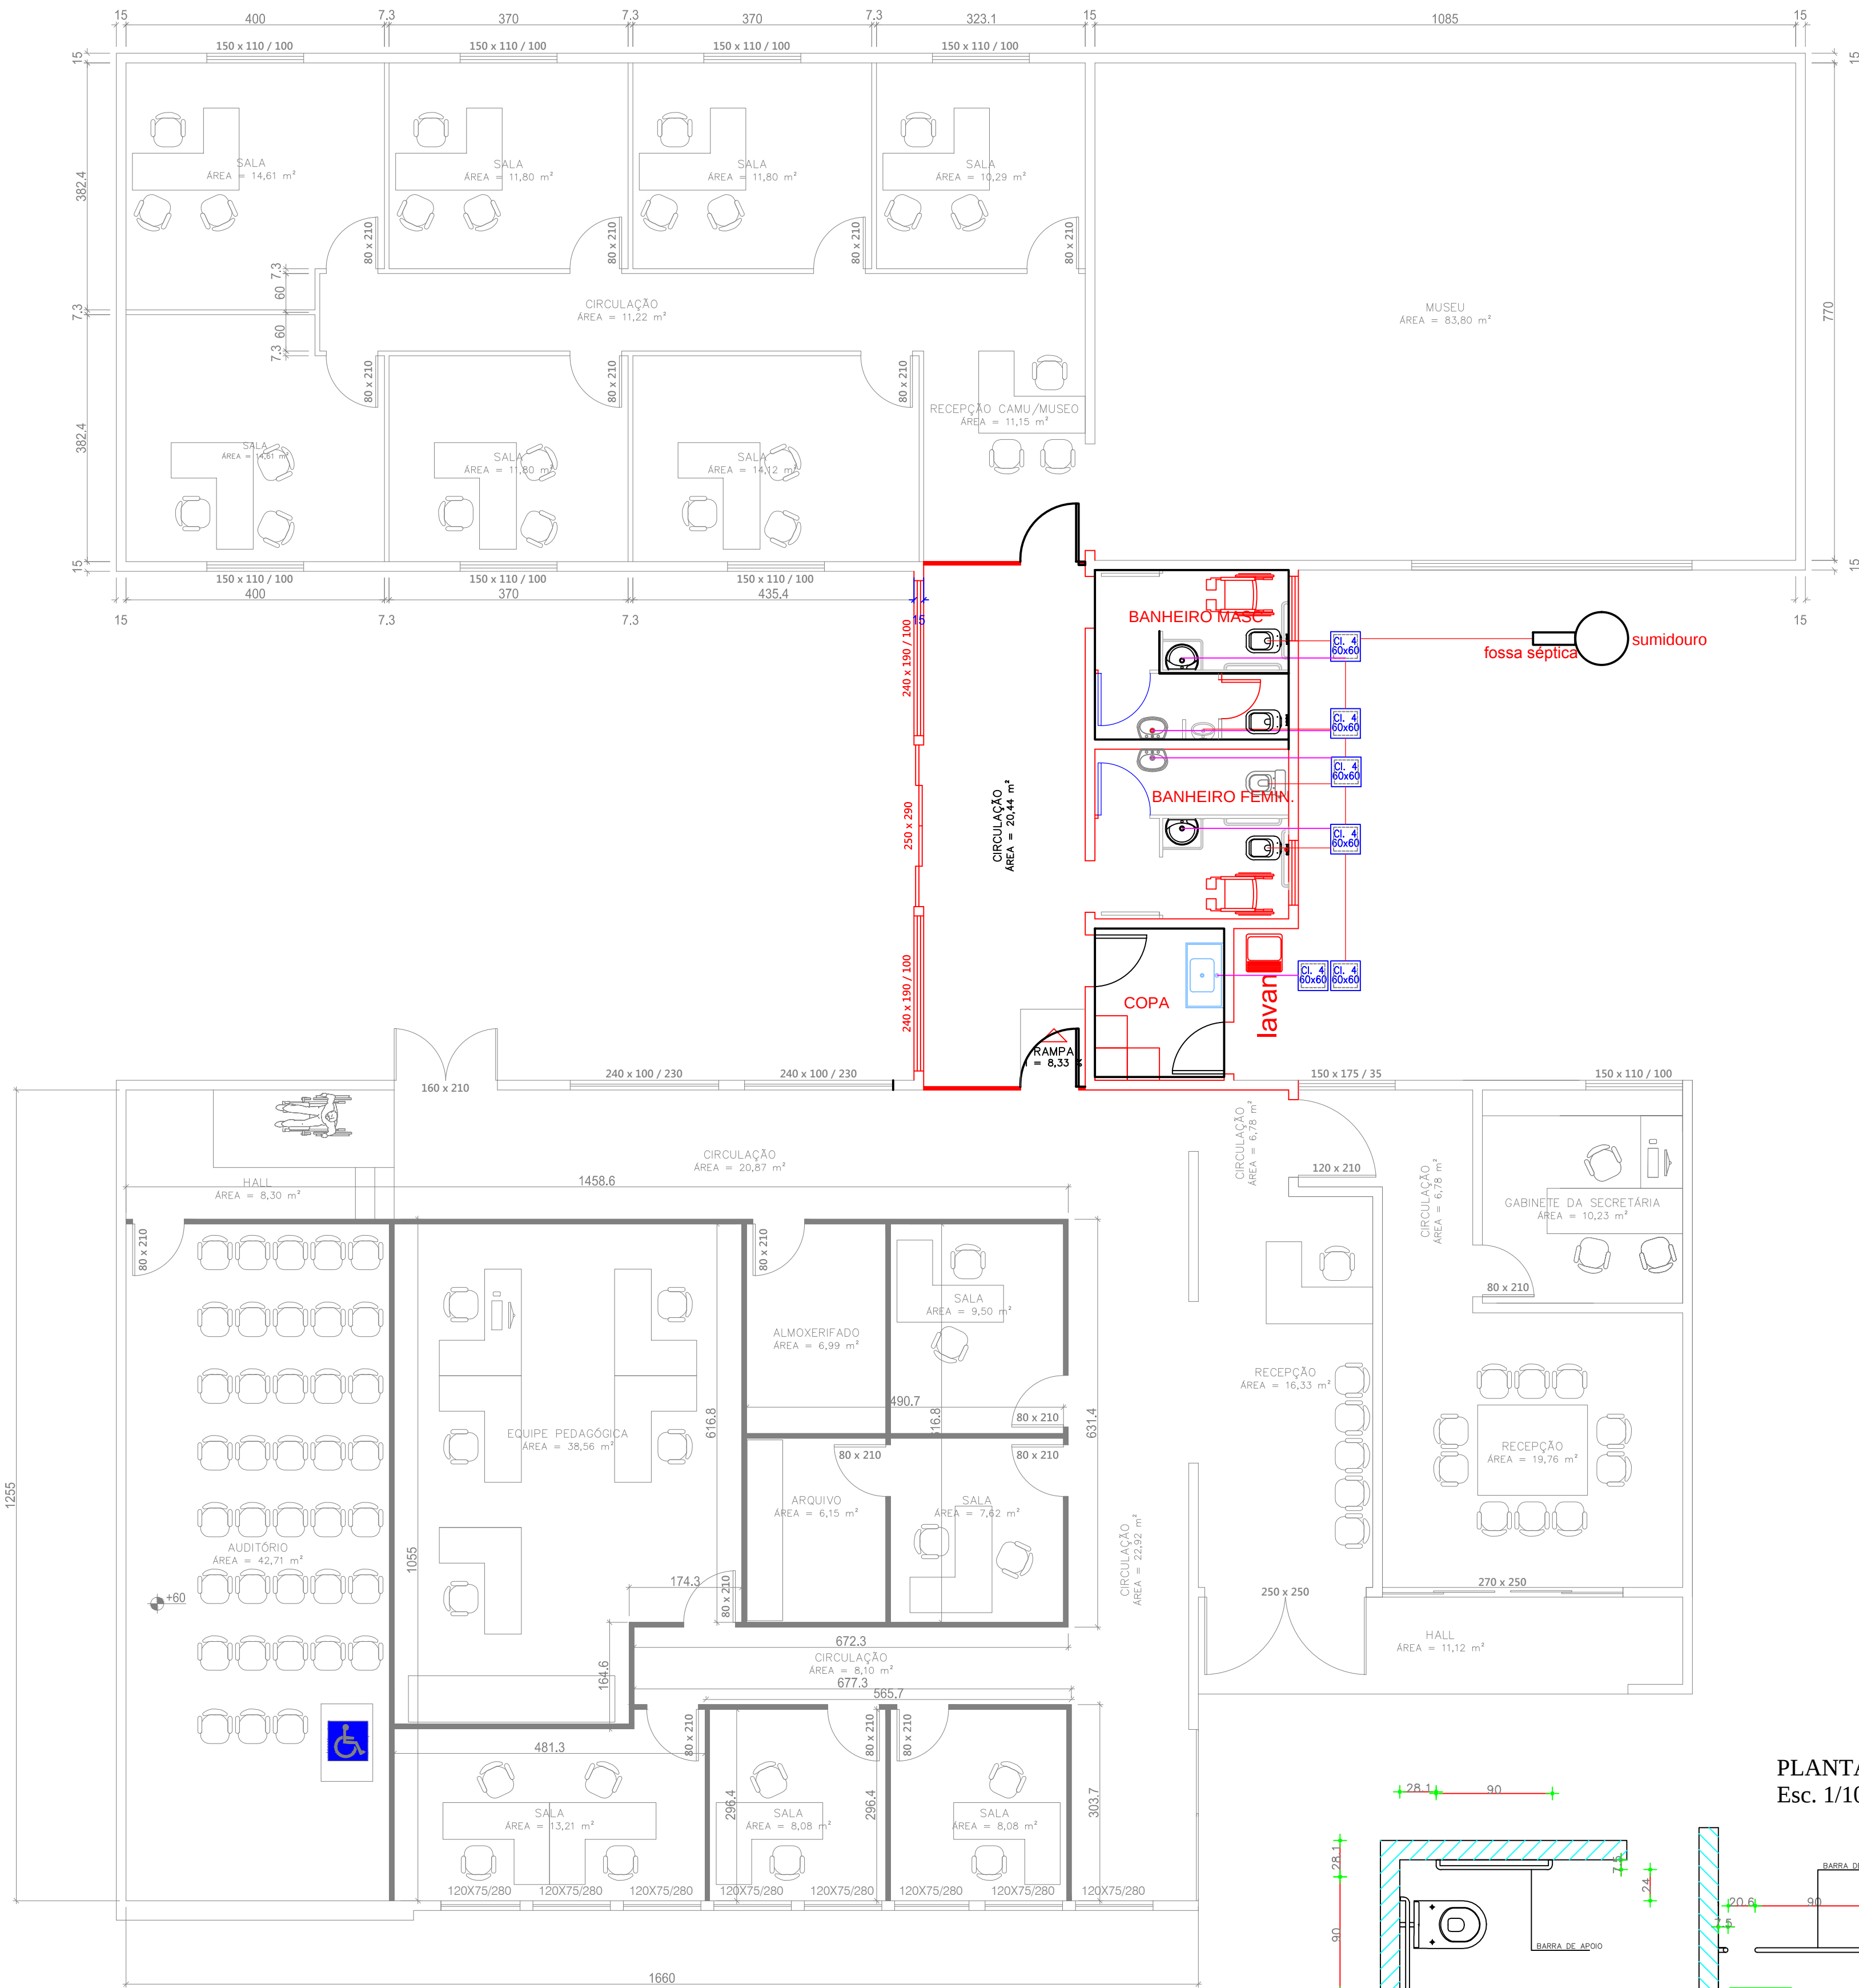

PLANTA BAIXA
Esc. 1/75

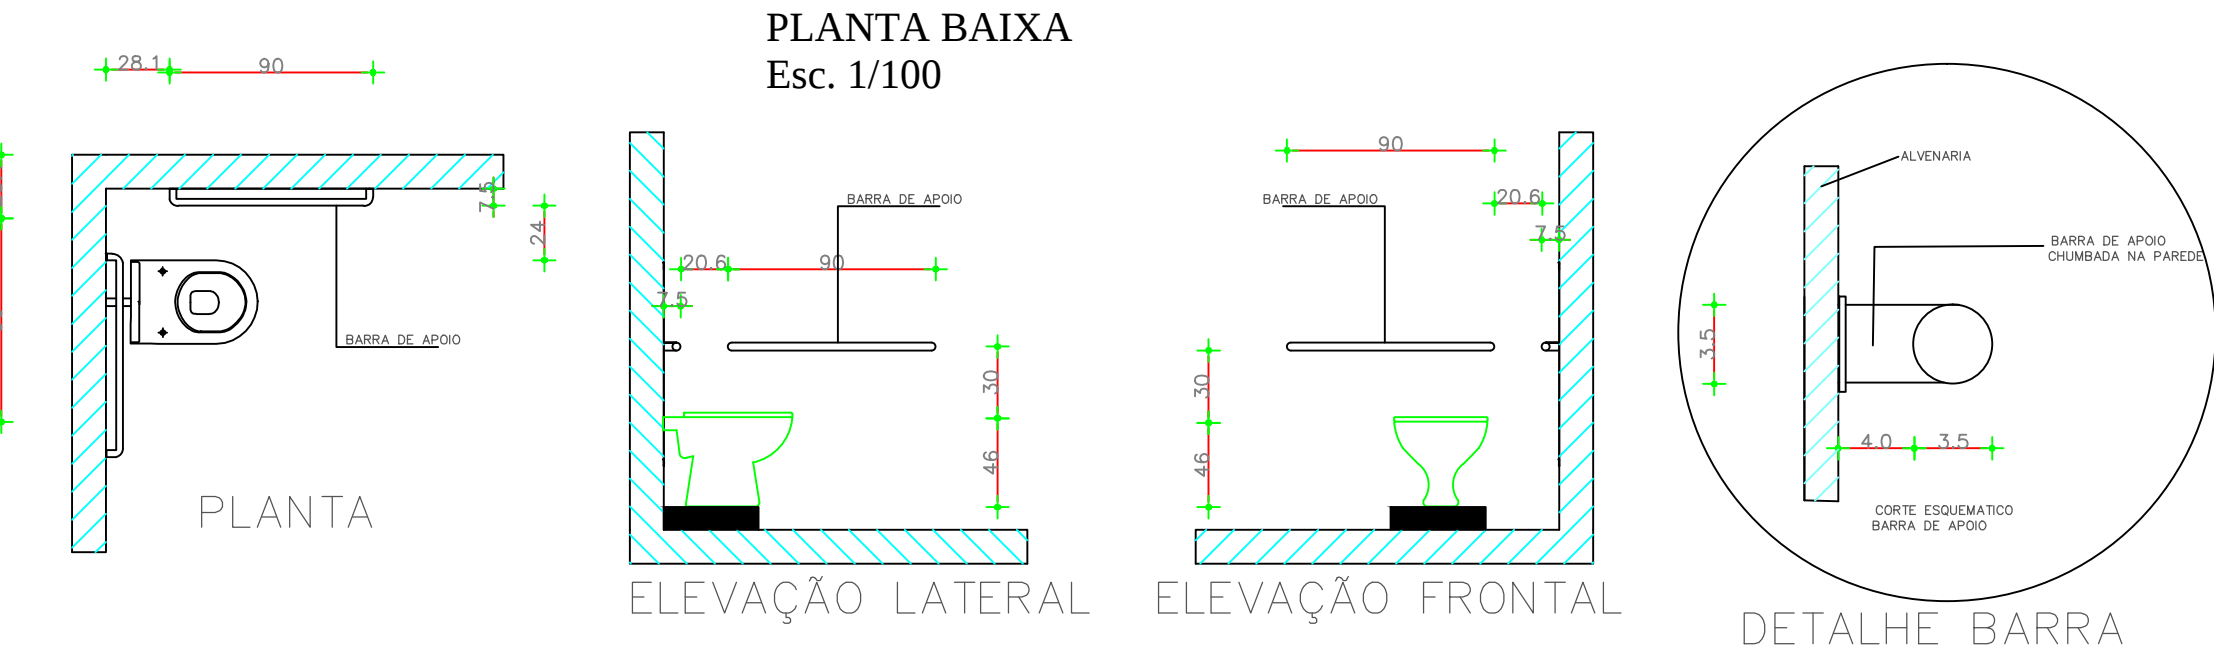

DETALHAMENTO DEFICIENTE FÍSICO
SEM ESCALA

LEGENDA ESGOTO



- CIE. — CAIXA DE INSPEÇÃO
 CIAPG. — CAIXA DE INSPEÇÃO DE ÁGUAS PLUVIAIS COM GRELHA

LEGENDA

- AF — ÁGUA FRIA
 CI — CAIXA DE INSPEÇÃO
 CS — CAIXA SIFONADA
 CV — CANALIZAÇÃO DE VENTILAÇÃO
 LV — LAVATÓRIO
 RG — REGISTRO DE GAVETA
 RS — RALO SIFONADO
 TQ — TUBO DE QUEDA
 VD — VÁLVULA DE DESCARGA
 VS — VASO SANITÁRIO


CONVENÇÕES GRÁFICAS

- TUBULAÇÃO DE ÁGUA PLUVIAL
 — TUBULAÇÃO DE ÁGUA FRIA
 — TUBULAÇÃO DE ESGOTO SÓLIDO 100MM
 — TUBULAÇÃO DE ESGOTO AGUA 100MM
 — TUBULAÇÃO DE ESGOTO 50MM

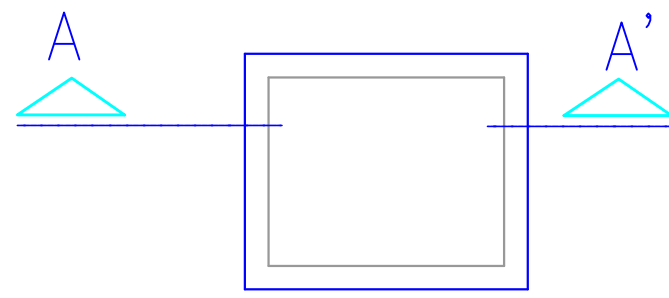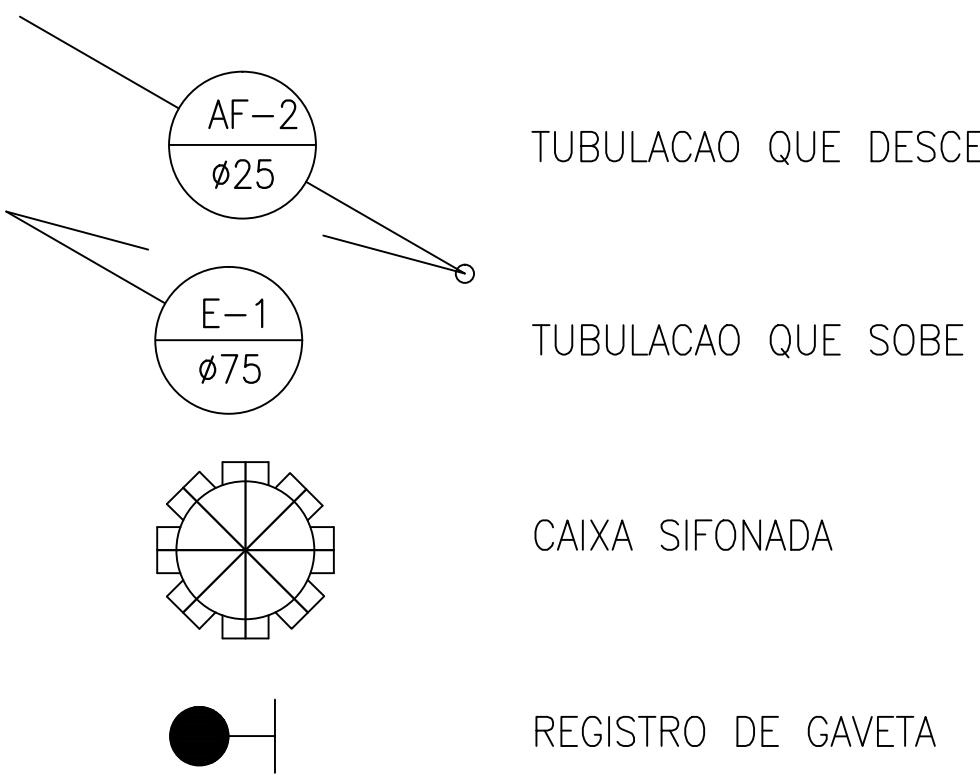

PLANTA BAIXA

DET. CAIXA INSPEÇÃO
ESCALA: 1:20

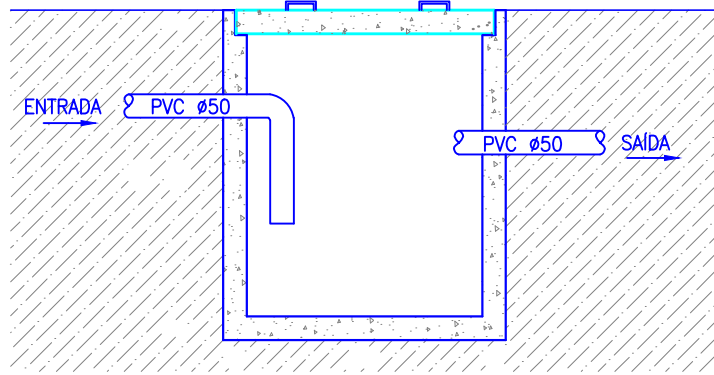

CORTE AA'

ESTATÍSTICA	
ÁREA A REFORMAR	334,07 m2
ÁREA EXISTENTE	542,90 m2
APROVAÇÃO PÚBLICA	
PROJETO HIDRO SANITÁRIO	
OBRA:	SECRETARIA DE EDUCAÇÃO
PROPRIETÁRIO:	MUNICÍPIO DE CÉU AZUL
RESP. TÉCNICO - PROJETO	PROPRIETÁRIO:
JOÃO YASUJI SAKAI CREA 21735/D	MUNICÍPIO DE CÉU AZUL CNPJ: 76.206.473/0001-01
DESENHO: RODRIGO	ENDEREÇO OBRA:
DATA: JANEIRO / 2020	QUADRA 124 - LOTE 8-A - CEU AZUL
ESCALA: INDICADA	CONTEÚDO: PROJETO DE INSTALAÇÕES HIDRAULICAS , ESGOTO
A APROVAÇÃO DO PRESENTE PROJETO PELA PREFEITURA NÃO RECONHECE A PROPRIEDADE DO IMÓVEL	