




PROJETO HIDRÁULICO

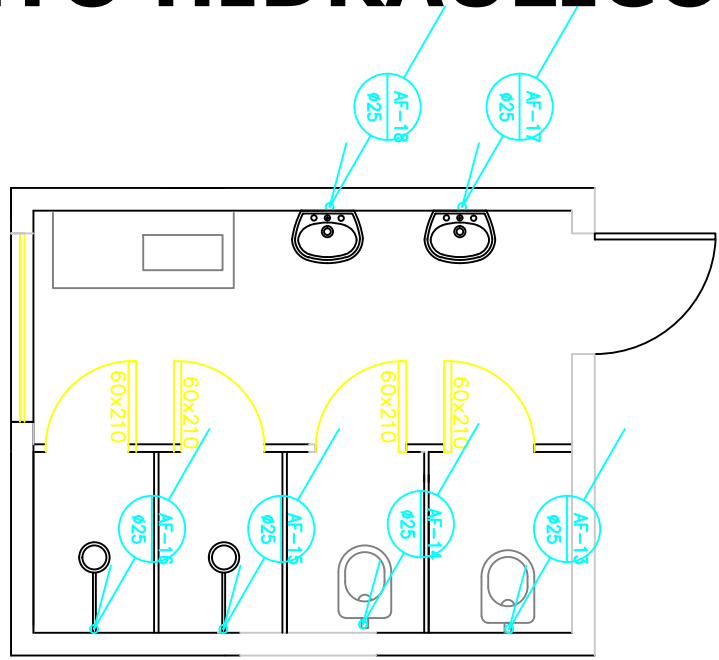


PLANTA BAIXA - BANHEIRO SALA MATERNAL
ESCALA:1/50

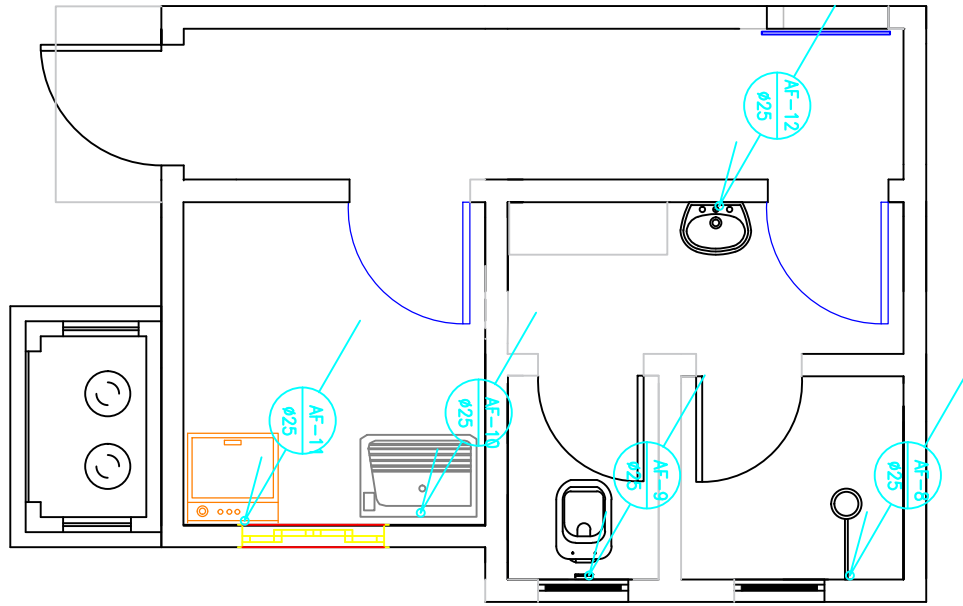

PLANTA BAIXA - VESTIÁRIO COZINHA
ESCALA:1/50

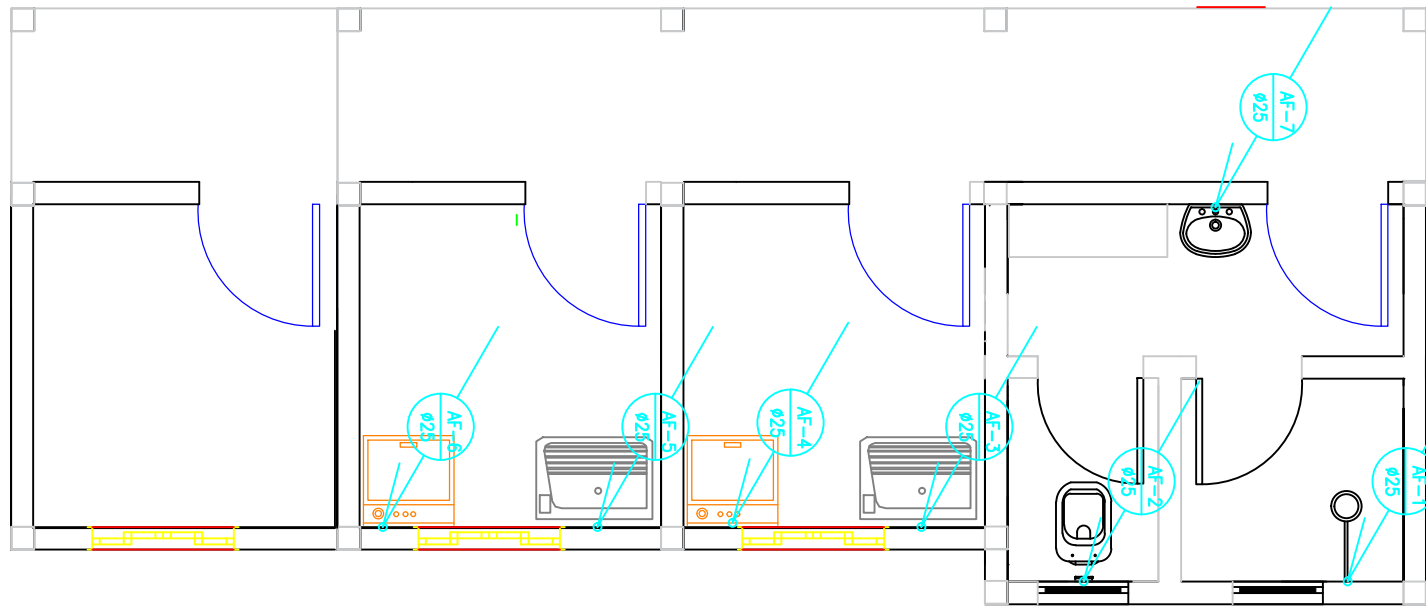


PLANTA BAIXA - VESTIÁRIO - FUNDOS CEMEI
ESCALA:1/50

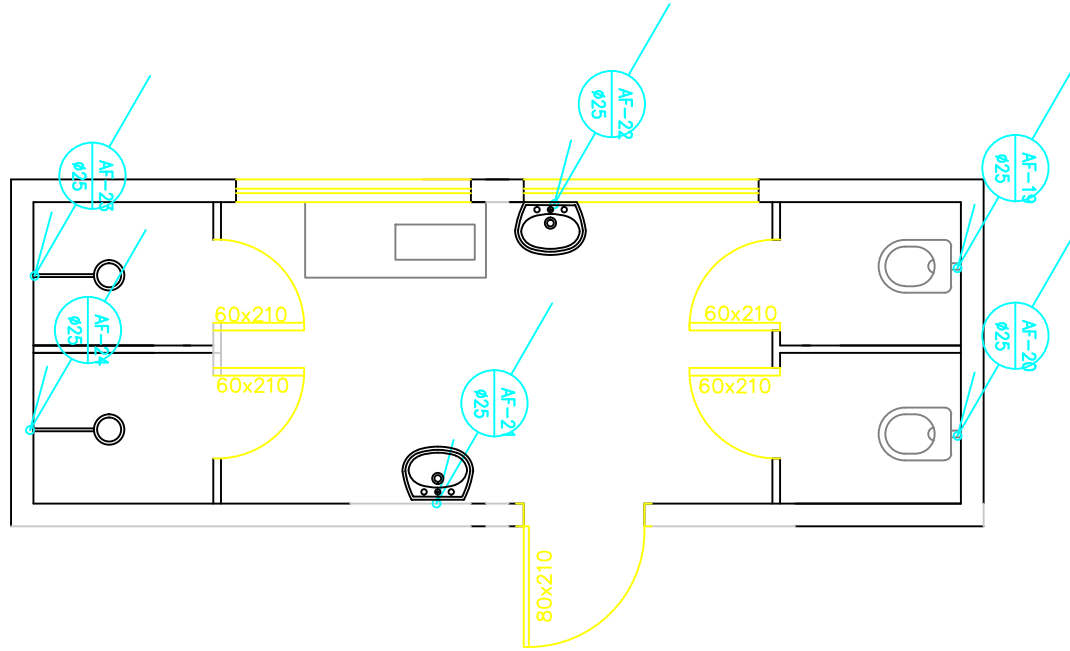


PLANTA BAIXA VESTIARIO
-MATERNAL 2
ESCALA:1/50


PROJETO SANITÁRIO

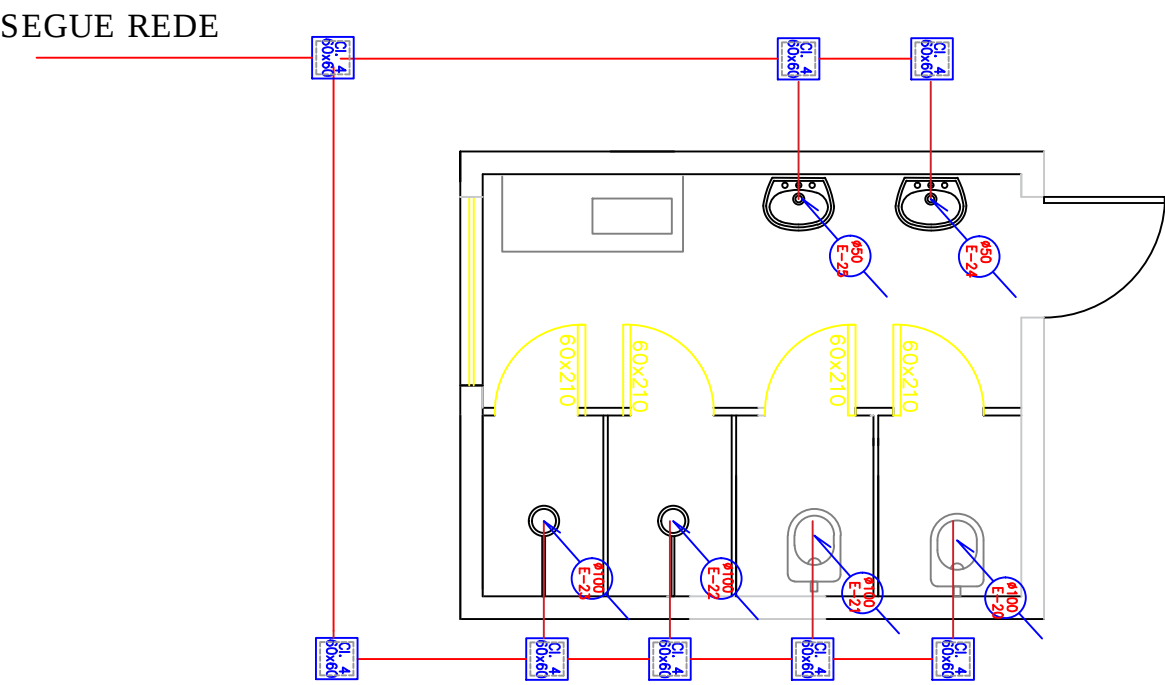


PLANTA BAIXA - BANHEIRO SALA MATERNAL
ESCALA:1/50

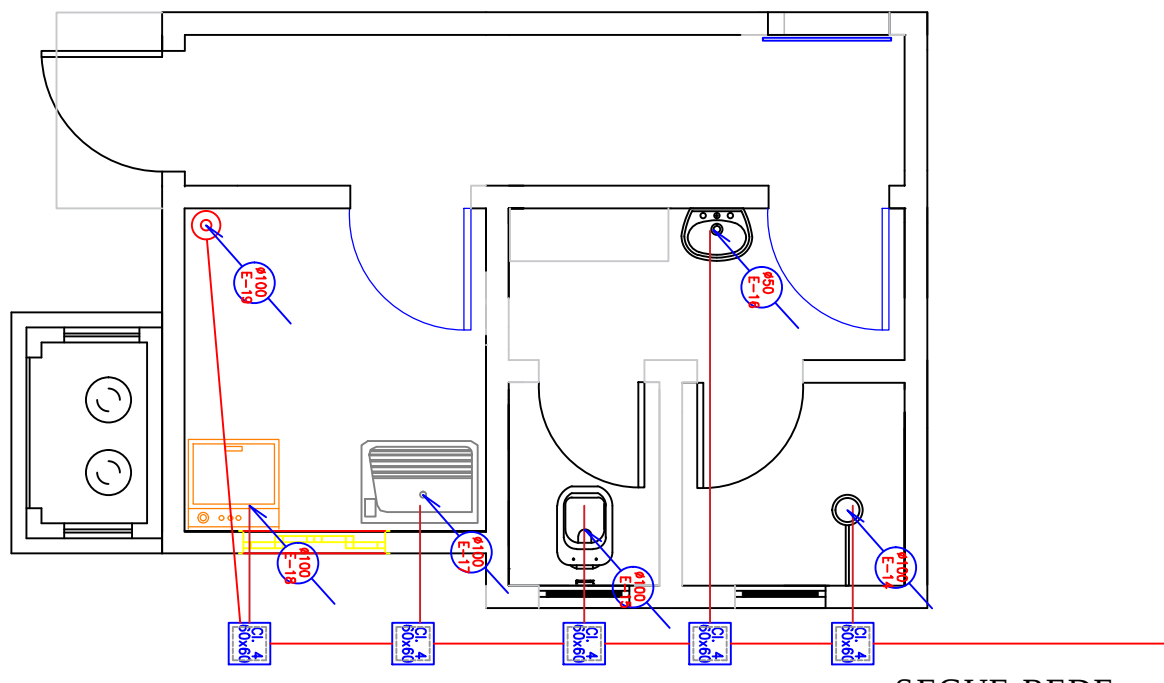


PLANTA BAIXA - VESTIÁRIO COZINHA
ESCALA:1/50

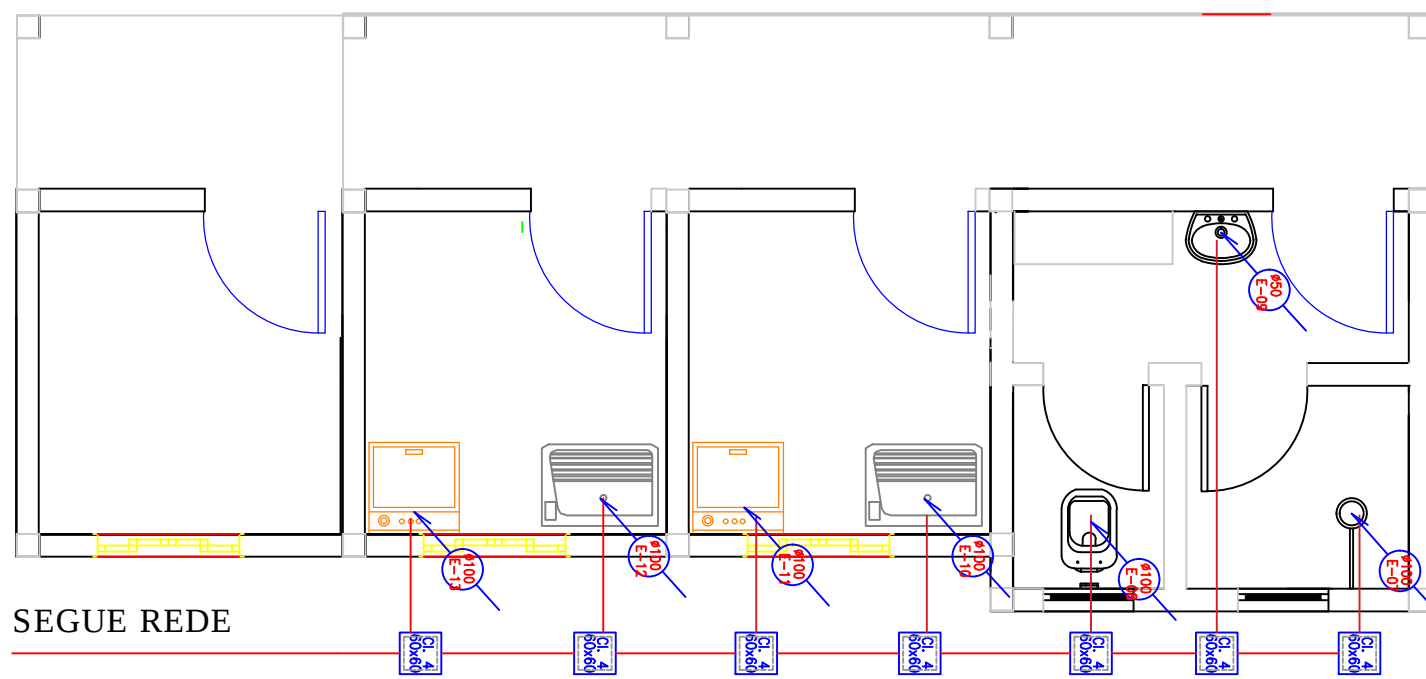

PLANTA BAIXA - VESTIÁRIO - FUNDOS CEMEI
ESCALA:1/50

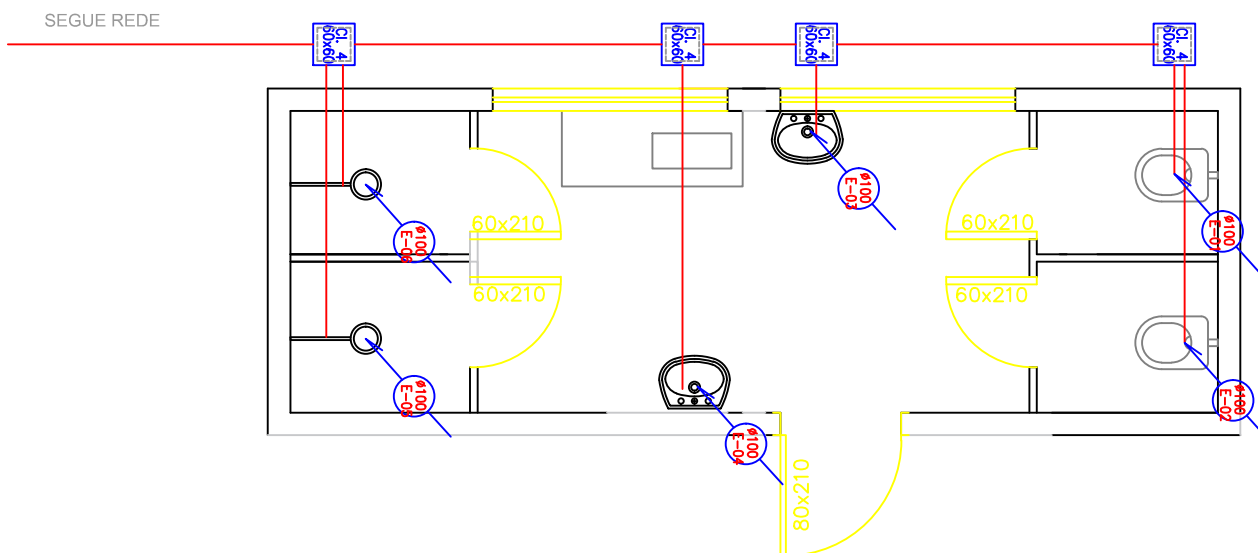

PLANTA BAIXA VESTIARIO
-MATERNAL 2
ESCALA:1/50

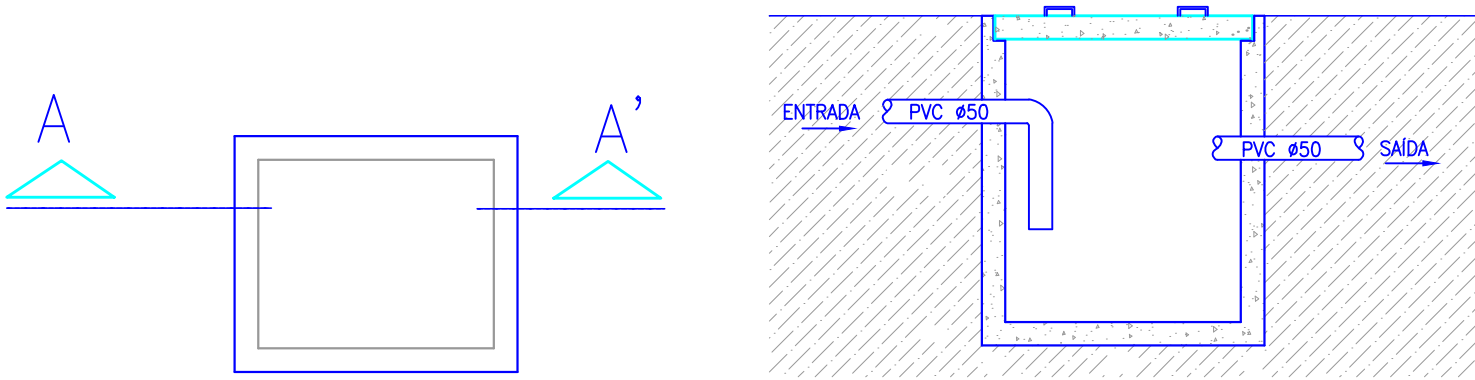

ESCALA:1/50

LEGENDA:

- PONTO DE AGUA FRIA A 0,30M DO PISO
- PONTO DE AGUA FRIA A 1,10M DO PISO
- PONTO DE AGUA FRIA A 2,10M DO PISO


LEGENDA ESGOTO

- CAIXA DE INSPEÇÃO
- CAIXA DE INSPEÇÃO DE ÁGUAS PLUVIAIS
- CAIXA DE INSPEÇÃO COM GRELHA
- TUBULAÇÃO DE ÁGUA PLUVIAL
- TUBULAÇÃO DE ÁGUA FRIA
- TUBULAÇÃO DE ESGOTO


CONVENÇÕES GRÁFICAS

LEGENDA

- AF - ÁGUA FRIA
- CI - CAIXA DE INSPEÇÃO
- CS - CAIXA SIFONADA
- CV - CANALIZAÇÃO DE VENTILAÇÃO
- LV - LAVATÓRIO
- RG - REGISTRO DE GAVETA
- RS - RALO SIFONADO
- TQ - TUBO DE QUEDA
- VD - VÁLVULA DE DESCARGA
- V\$ - VASO SANITÁRIO
- TUBULACAO QUE DESCE
- TUBULACAO QUE SOBE
- CAIXA SIFONADA
- REGISTRO DE GAVETA

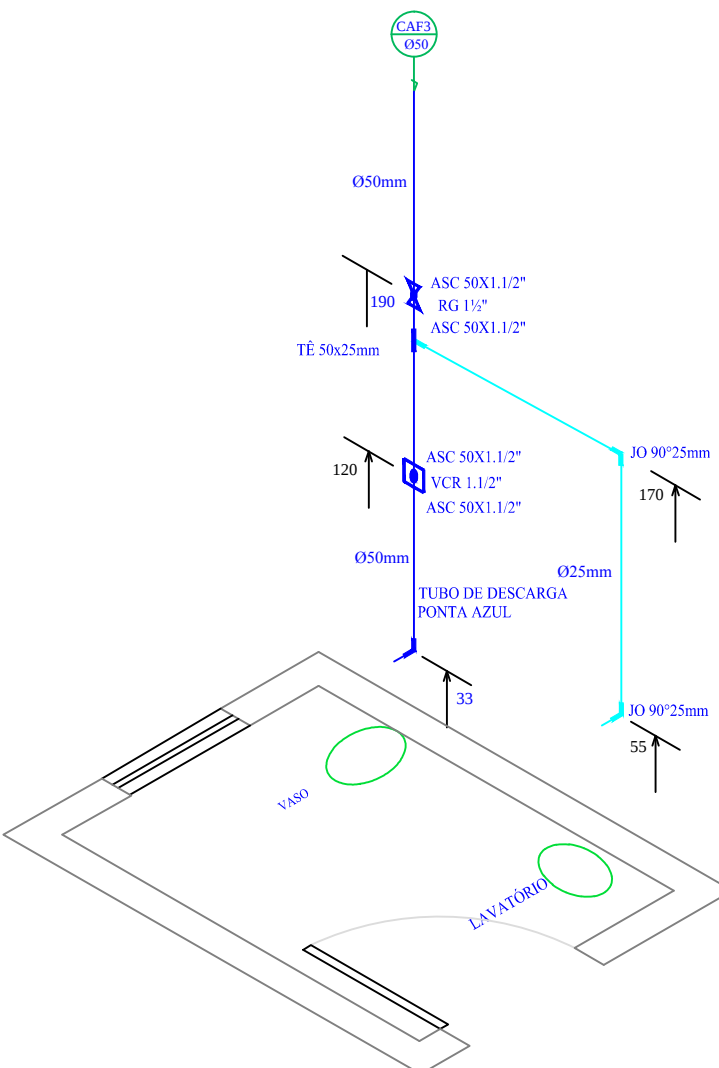

ISOMÉTRICO 03
SEM ESCALA

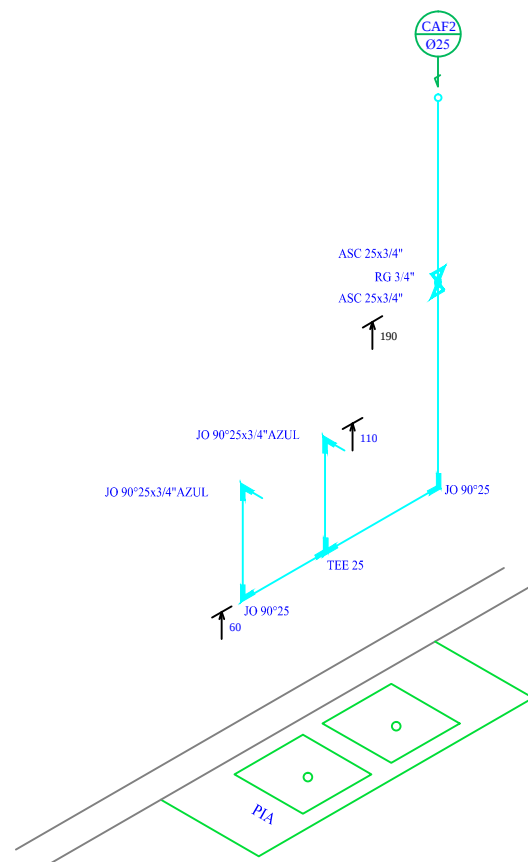

ISOMÉTRICO 04
ESC:1/25

PROJETO HIDRO-SANITÁRIO

ESTATÍSTICA

ENDEREÇO: CENTRO MUNICIPAL DE EDUCAÇÃO INFANTIL - ARCO IRIS
Rua Professor Daniel Muraro - Centro - Céu Azul/PR
Quadra 124 - Lotes 6, 7-A, 11-A E 12-A

REFORMA E AMPLIAÇÃO CEMEI ARCO IRIS
VESTIÁRIOS/TROCA DE PISOS

PRANCHAS:
1 / 1

PAPEL:
A1

PROPRIETÁRIO:

RESPONSÁVEL TÉCNICO : PROJETO

RESPONSÁVEL TÉCNICO : EXECUÇÃO

CONTEÚDO: REPRESENTAÇÃO GRÁFICA E DETALHES

PROJETO:
ABRIL DE 2020

ESCALA:
Indicada

"A aprovação do presente projeto pela prefeitura não reconhece a propriedade do imóvel."