
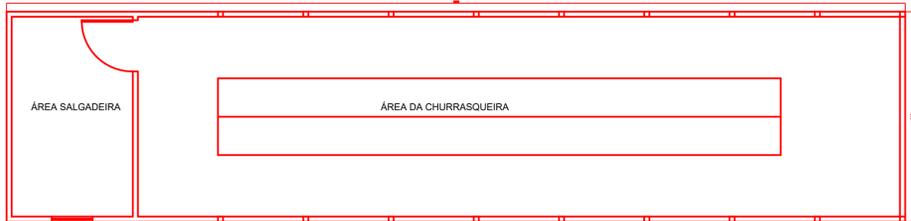


DET. ISOM-3
ESCALA 1:20


BANHEIRO

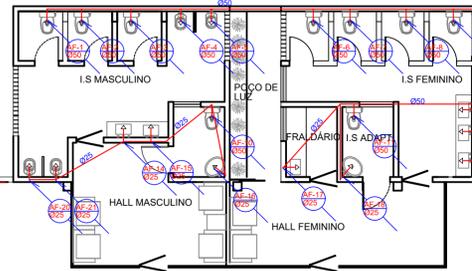

DEM REDE EXISTENTE

PALCO

CIRCULAÇÃO

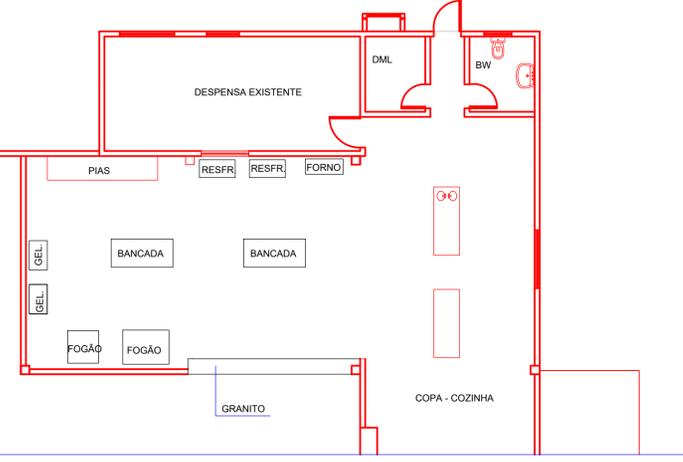


PLANTA BAIXA - HIDRÁULICA

- LEGENDA ESGOTO**
- CIE. — CAIXA DE INSPEÇÃO
 - CG. — CAIXA DE GORDURA
 - CIAPG. — CAIXA DE INSPEÇÃO DE ÁGUAS PLUVIAIS COM GRELHA



- CONVENÇÕES GRÁFICAS**
- TUBULAÇÃO DE ÁGUA PLUVIAL
 - TUBULAÇÃO DE ÁGUA FRIA
 - TUBULAÇÃO DE ESGOTO

LEGENDA

- AF - ÁGUA FRIA
- CI - CAIXA DE INSPEÇÃO
- CS - CAIXA SIFONADA
- CV - CANALIZAÇÃO DE VENTILAÇÃO
- LV - LAVABO
- RG - REGISTRO DE GAVETA
- RS - RALO SIFONADO
- TQ - TUBO DE QUEBRA
- VD - VÁLVULA DE DESCARGA
- VS - VASO SANITÁRIO

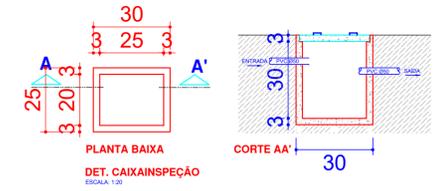


PLANTA BAIXA
DET. CAIXA INSPEÇÃO
ESCALA 1:20

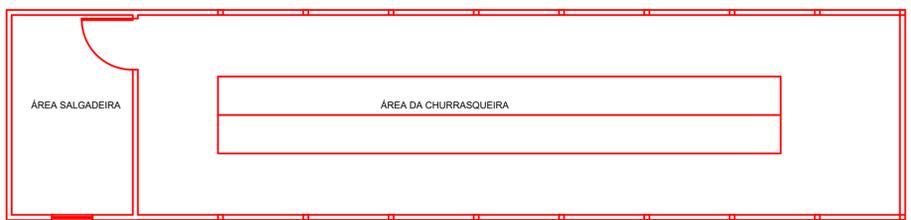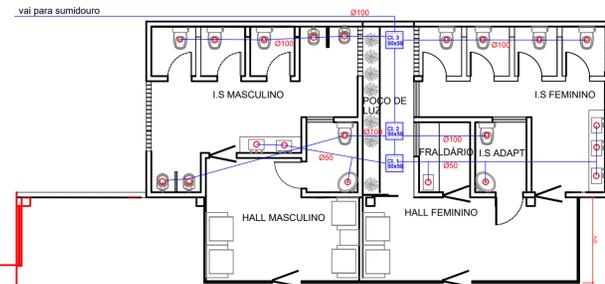

PALCO

CIRCULAÇÃO

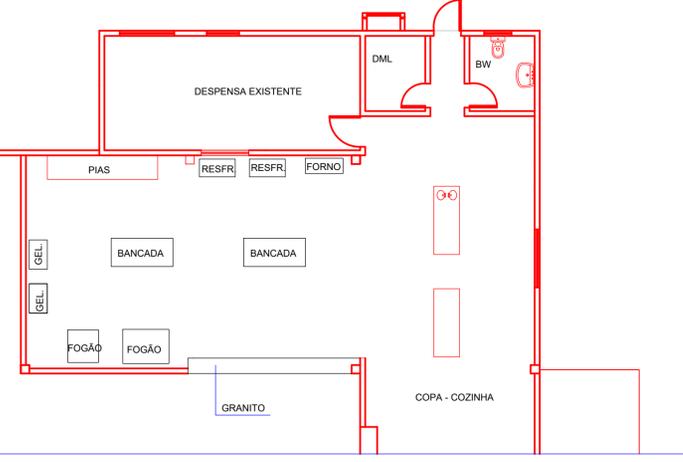

PLANTA BAIXA - SANITÁRIO

OBRA:		MELHORIAS NO BARRACÃO DO PARQUE DE EXPOSIÇÕES
ENDEREÇO:		PROLONGAMENTO DA RUA ARNALDO BUSATO LOTE 120A
PROPRIETÁRIO:		PREFEITURA MUNICIPAL DE CÉU AZUL
PRANCHA:		PROJETO HIDROSANITÁRIO PLANTA BAIXA-HIDRÁULICA E SANITÁRIO
ESCALA:		ÁREA EXISTENTE: 1992,02M ² ÁREA A DEMOLIR: 82,74M ² ÁREA A AMPLIAR: 131,23M ² ÁREA TOTAL: 2010,85M ²
INDICADA:		JOÃO YASUJI SAKAI CREA 21735-0-PR
DATA:		ABRIL/2021