



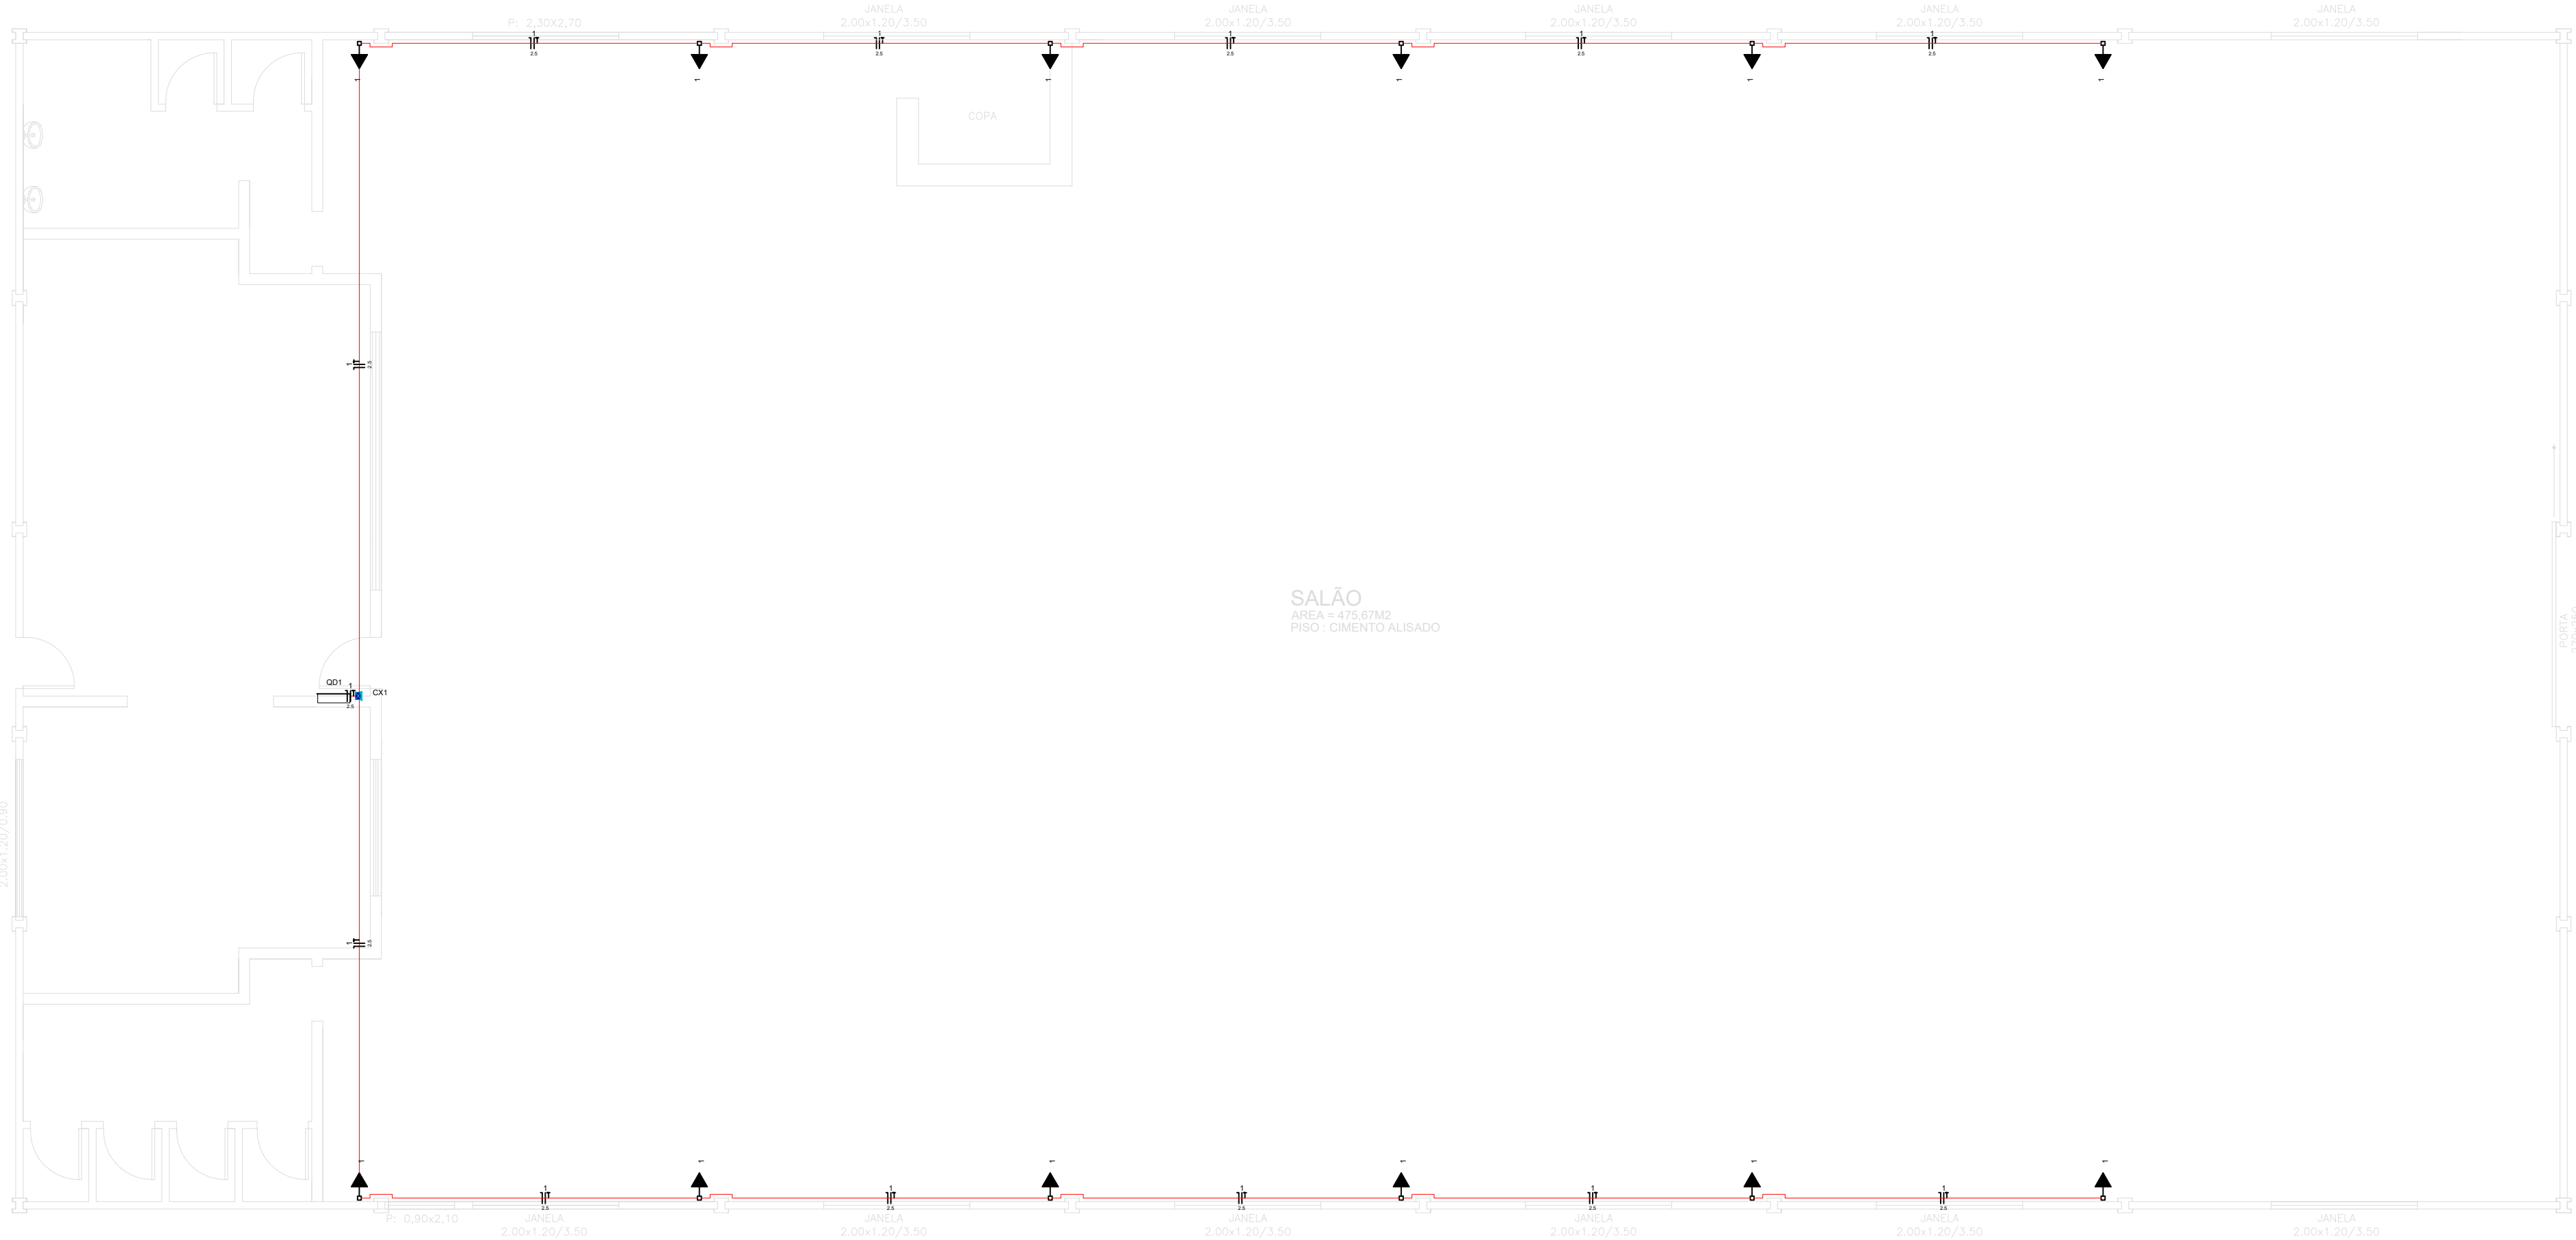


PLANTA BAIXA
ESC. 1: 50

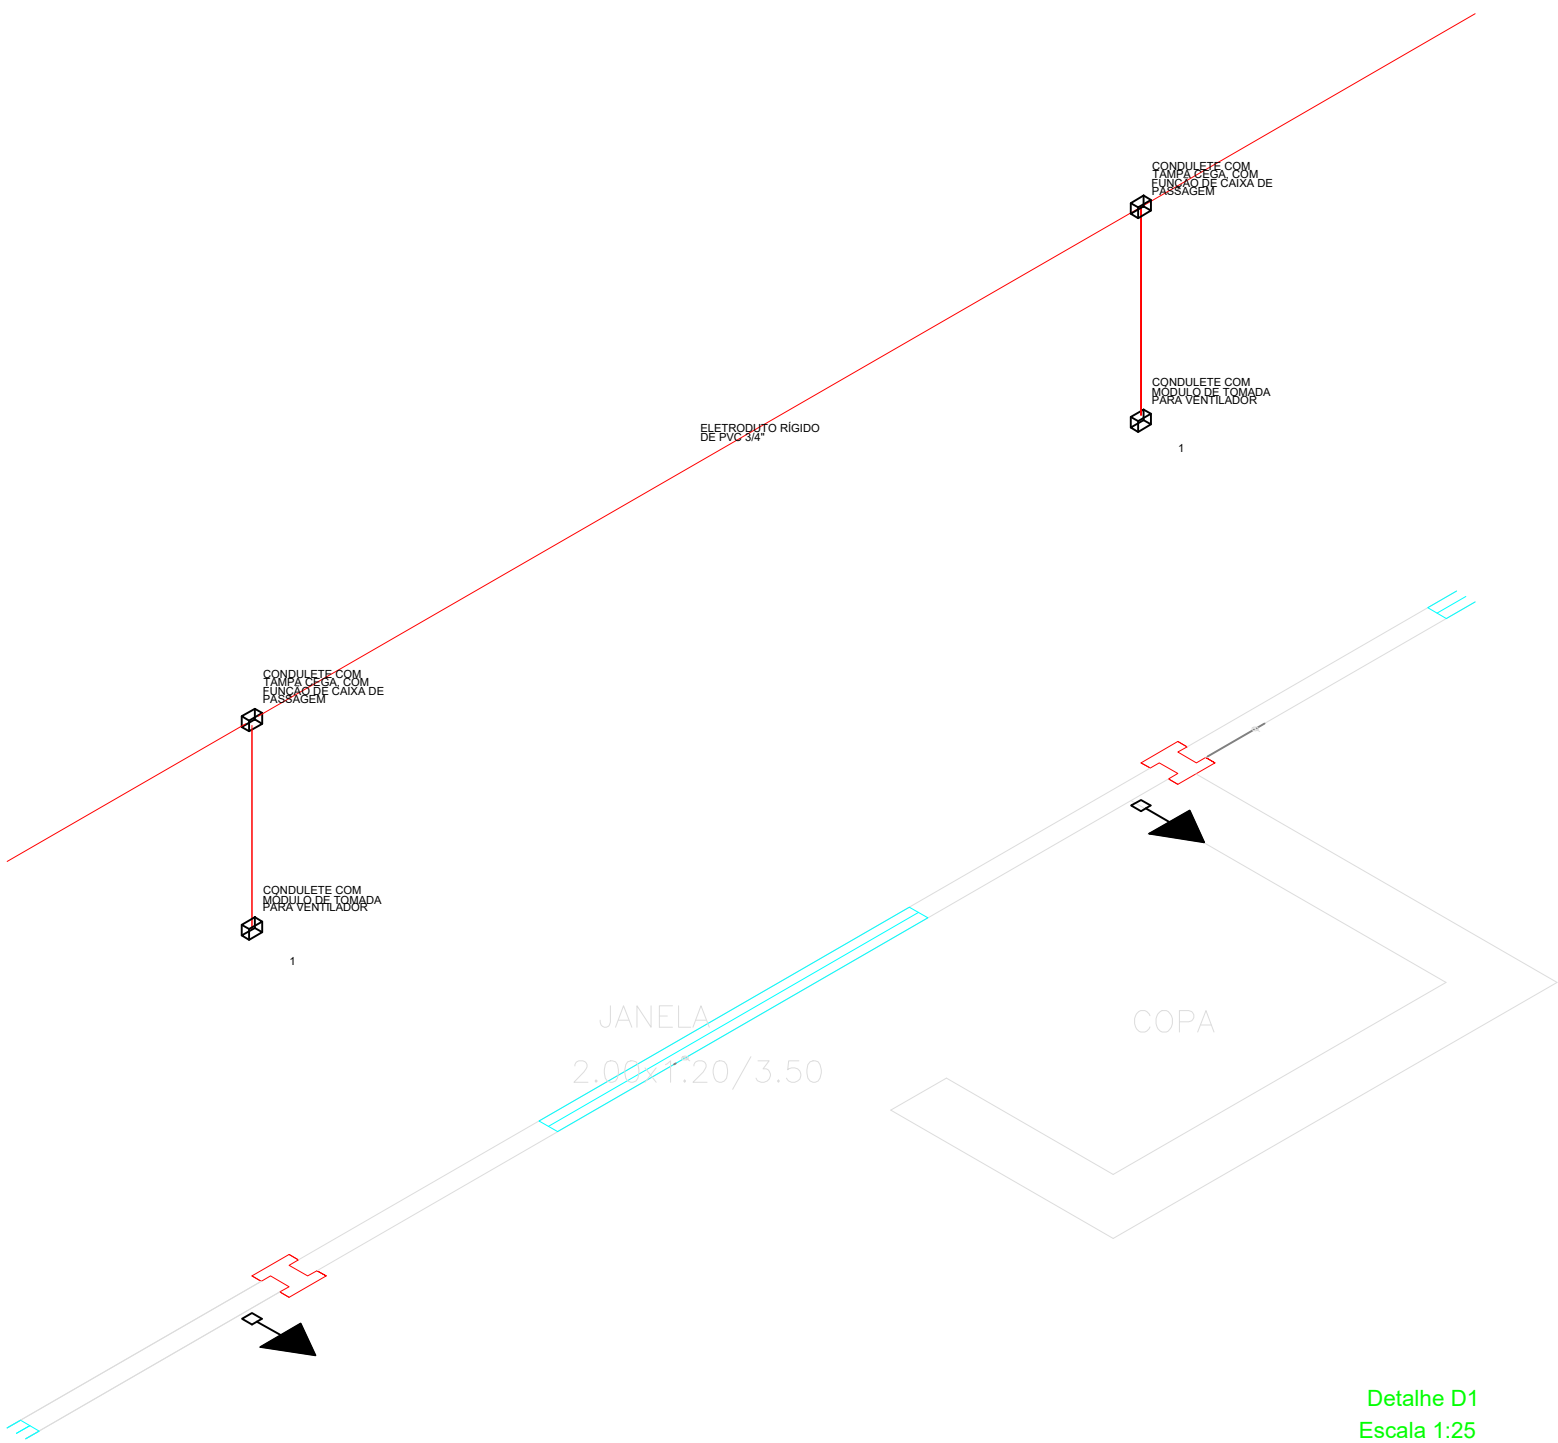

Detalhe D1
Escala 1:25

Quadro de Cargas (QD1)																				
Circuito	Descrição	Esquema	Método de inst.	Tensão (V)	Pot. total (VA)	Pot. total (W)	Fases	Pot. - A (W)	Pot. - B (W)	Pot. - C (W)	FCT	FCA	In' (A)	Io (A)	Seção (mm2)	Ic (A)	Disj (A)	dV parc (%)	dV total (%)	Status
1	TOMADA 127V	F+N+T	B1	127 V	1333	1200	A	1200			1,00	1,00	10,5	10,5	2,5	24,0	16	2,31	2,31	OK
TOTAL					1333	1200	A+B	1200	0	0										

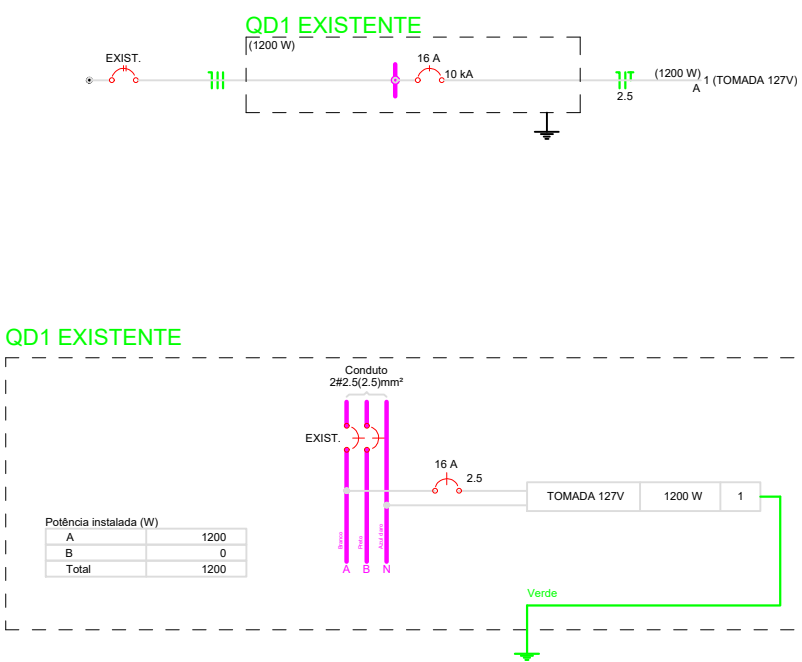

ASSUNTO / PROJETO / OBRA:

REFORMA E AMPLIAÇÃO DO CENTRO COMUNITÁRIO DO BAIRRO SÃO CRISTÓVÃO

ENDEREÇO DA OBRA:

RUA IRMÃ CARMELITA MARIA CECÍLIA DE JESUS, 1956, BAIRRO SÃO CRISTÓVÃO
CÉU AZUL-PR / CEP.: 85840-000 / LOTEAMENTO URBANO DA CIDADE DE CÉU AZUL
QUADRA 05 / LOTE 07

PRANCHA:

ÚNICA

PROPRIETÁRIO:

MUNICÍPIO DE CÉU AZUL
CNPJ: 76.206.473/0001-01

RESP. TÉCNICO PROJETOS:

JOÃO YASUJI SAKAI
CREA 21735/DPR

ESCALA:

INDICADA

DATA:

OUT./2020

PROJETO ELÉTRICO

A APROVAÇÃO DESTA, NÃO RECONHECE A PROPRIEDADE DO IMÓVEL