



DETALHE GUARDA-CORPO COM CORRIMÃO PARA ESCADAS




DET. ILUMINAÇÃO DE EMERGÊNCIA TIPO BALIZAMENTO  
ESCALA - 1:20

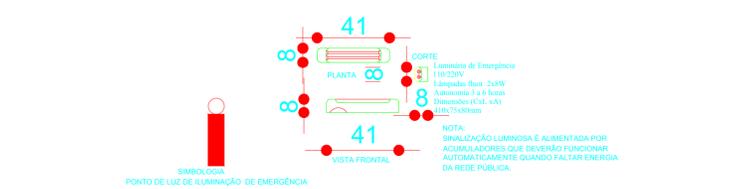

DETALHE ILUMINAÇÃO DE EMERGÊNCIA  
ESCALA - 1:20

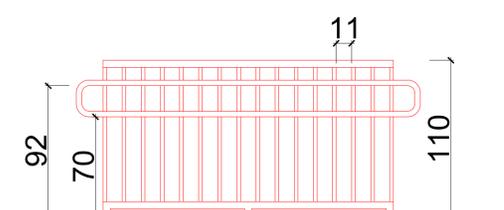


DETALHE GUARDA-CORPO COM CORRIMÃO PARA RAMPAS

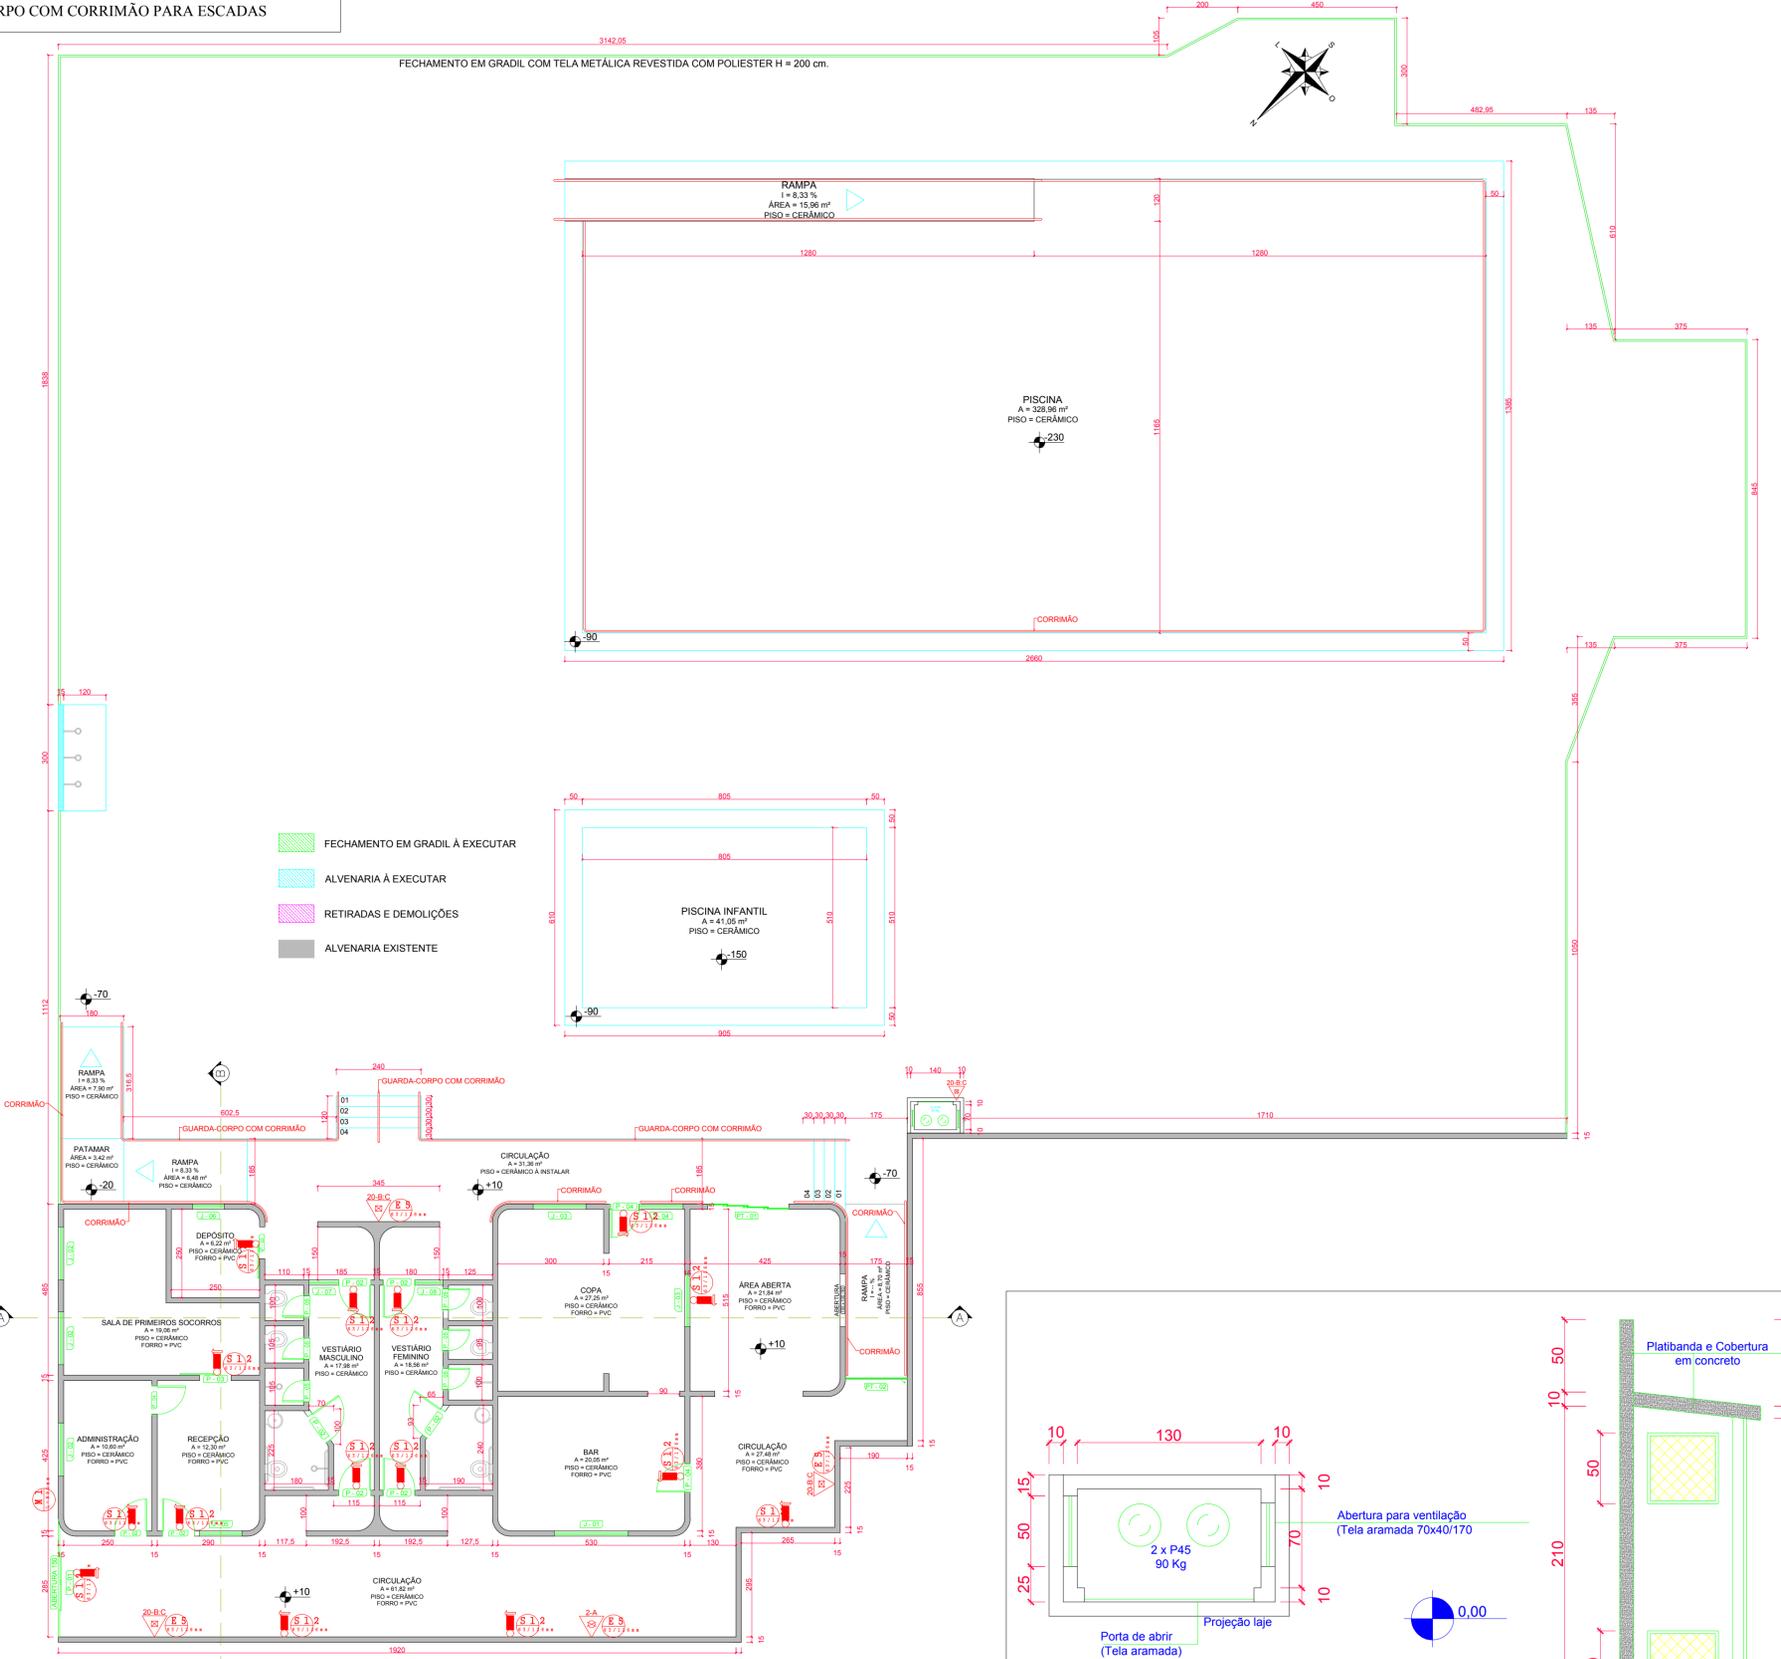

- FECHAMENTO EM GRADIL À EXECUTAR
- ALVENARIA À EXECUTAR
- RETIRADAS E DEMOLIÇÕES
- ALVENARIA EXISTENTE




DETALHE CORRIMÃO  
ESCALA - 1:20

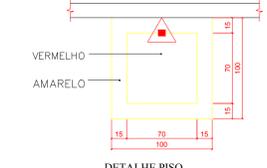

DETALHE EXTINTOR  
ESCALA - 1:20

**LEGENDA**

- EXTINTOR CARGA D'ÁGUA
- EXTINTOR CARGA DE ESPUMA MECÂNICA
- EXTINTOR CARGA DE DIÓXIDO DE CARBÔNIO
- EXTINTOR CARGA DE PÓ BC
- SAÍDA FINAL DA ROTA DE FUGA
- BARRA ANTIPÂNICO
- EXTINTOR CARGA DE PÓ ABC
- EXTINTOR CARGA DE PÓ D
- PONTO DE ILUMINAÇÃO DE EMERGÊNCIA TIPO BALIZAMENTO
- PONTO DE ILUMINAÇÃO DE EMERGÊNCIA TIPO BALIZAMENTO
- INDICAÇÃO DE SENTIDO ESQUERDA OU DIREITA DE UMA SAÍDA DE EMERGÊNCIA
- SAÍDA DE EMERGÊNCIA

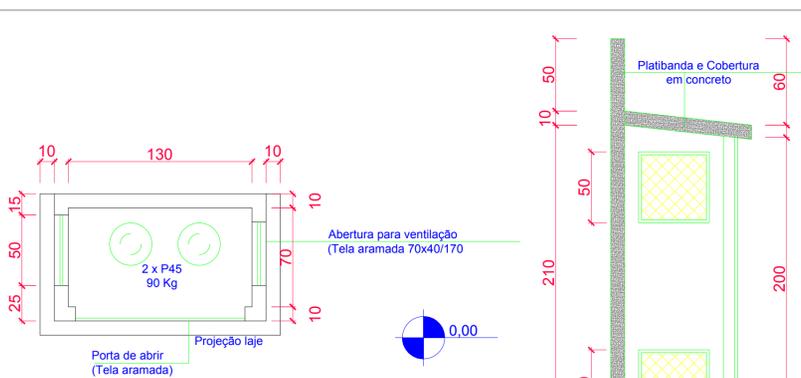

SERÃO INSTALADAS AVISOS COM OS SEGUINTE DIZERES "Perigo", "Inflamável" e "Não Fume" com letras de tamanho superior a 50mm.

DETALHE ABRIGO DE GÁS  
ESCALA - 1:25

HISTÓRICO DE ATUALIZAÇÃO/SUBSTITUIÇÃO DO PSCP		
Data	Discriminação da atualização/substituição	Nº do PSCP
Obra/endereço: CENTRO DE INTEGRAÇÃO ESPORTIVO E SOCIAL DE CÉU AZUL Avenida Vereador Rufino Pasquetto - Bairro São Lucas - Cdu Azul/PR Quadra 177 - Lote 01-A-2		
Área: 267,00 m²	Ocupação: Educacional e Cultura Física	PARA USO DO CBMFR
Prancha: 02	Conteúdo da Prancha: PLANTA BAIXA	
Prancha: 03	Conteúdo da Prancha: DETALHES	
Proprietário: Município de Céu Azul - 76.306.473/0001-01		
Escala: INDICADA	Responsável Técnico: GUSTAVO FRANCISCHINI Registro: CR-066-1261/1990	Data: 22/11/2017